




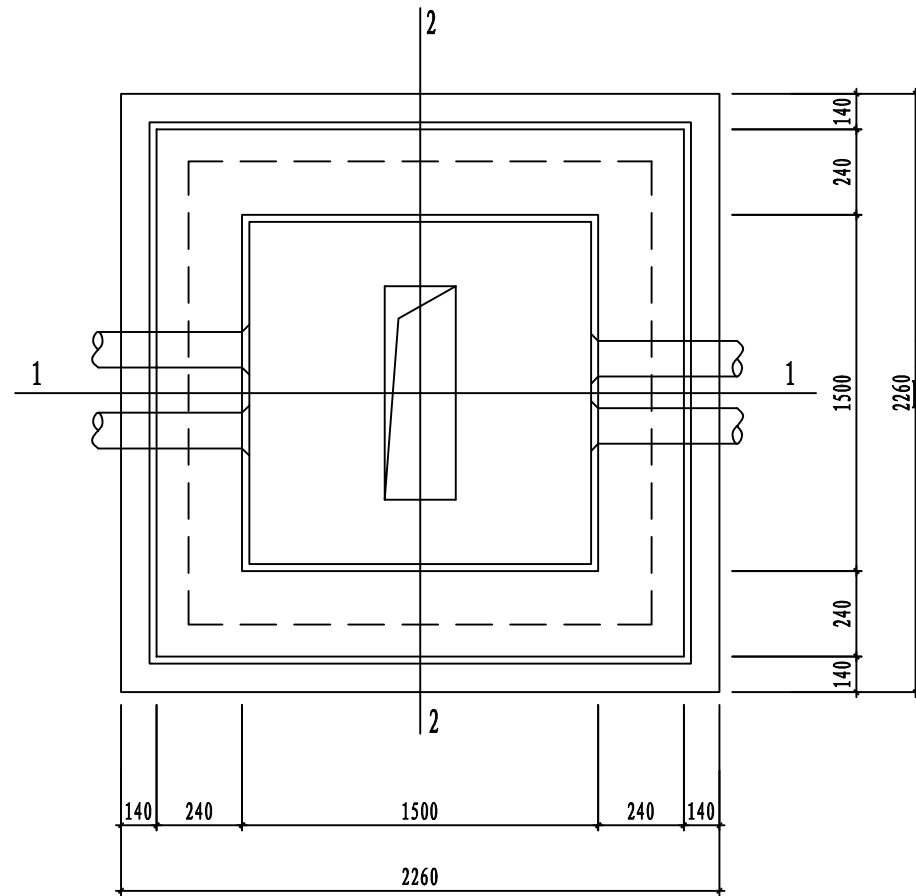


平面图

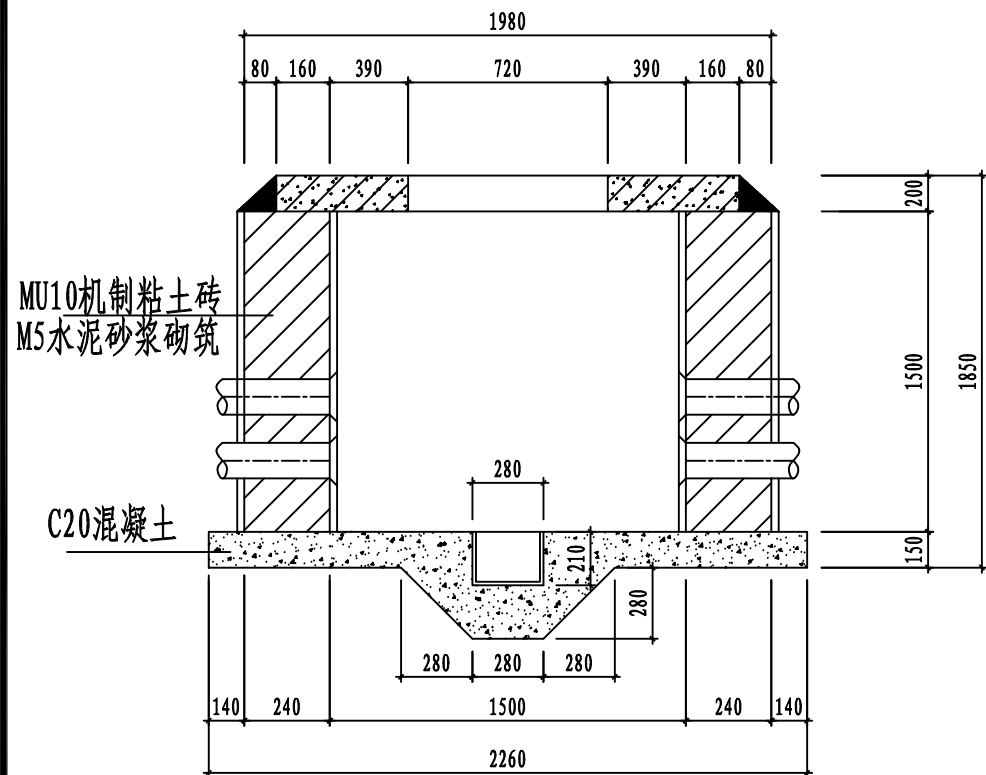


剖面图
1-1

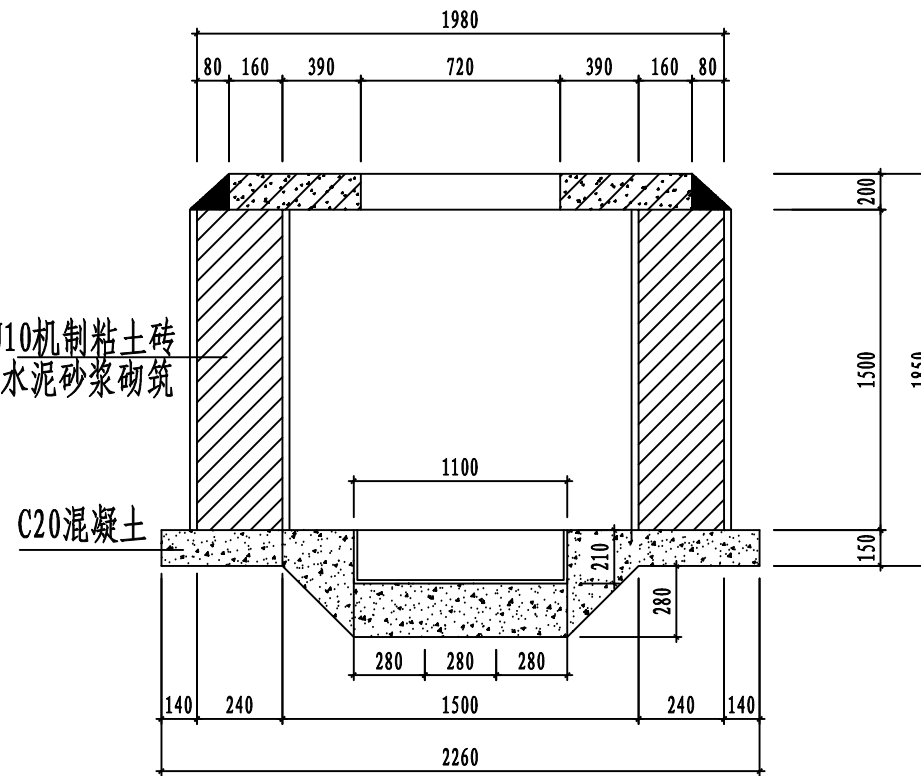

剖面图
2-2

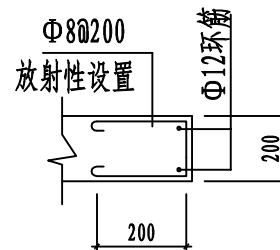

A-A

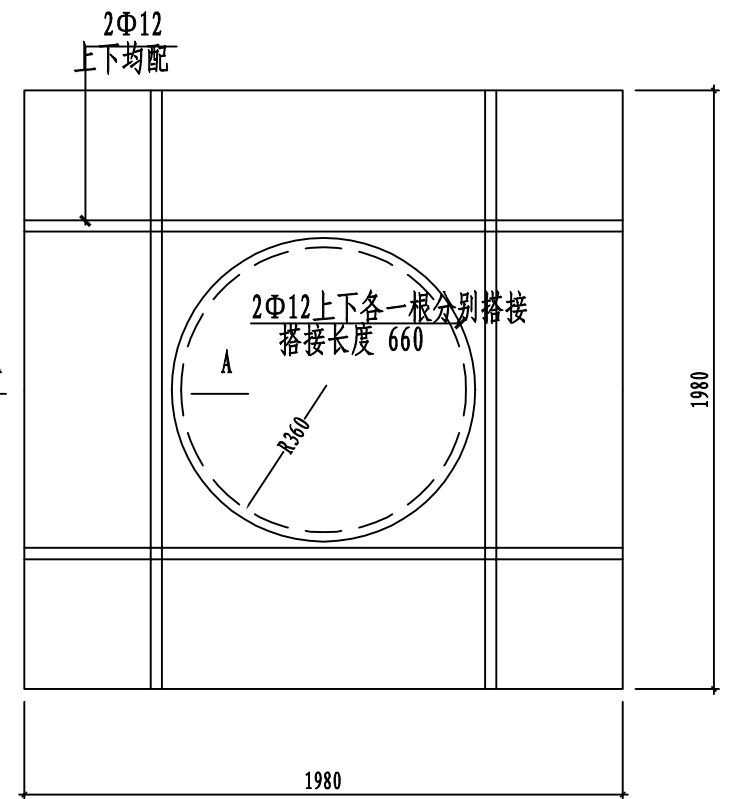

预制盖板配筋图

注：混凝土为C30，内配Φ12@140双层双向。

说明：

1. 进、出管标高、保护管数量、出口方向仅作参考，施工时可根据实际情况调整。
2. 电缆井尺寸应视敷设电缆粗细按弯曲半径不小于电缆直径15倍的要求作调整。
3. 电缆护管直径根据所用电缆直径确定，保护管内径不得小于电缆外径的1.5倍。
4. 电缆敷设完毕后做好防火封堵。
5. 电缆井盖采用球墨铸铁井盖，井盖承重荷载大于40t。井内加装防坠网。
6. 井壁内外1:2.5水泥砂浆抹面。
7. 电缆敷设完毕后做好防火封堵。

徐州弘屹电力科技有限公司				徐州市检察院配电改造		工程	施工图	设计 (阶段)
批准	刘炳堂	设计	夏庆杰	电缆井通用图				
审核	康金峰	CAD制图						
		比例						
校核	马红军	日期	2024.12	图号	PB241201S-D0101-10-1			