

# 主要设备材料表

| 序号 | 图例 | 名称               | 型号规格            | 单位 | 安装方式                | 备注                             |
|----|----|------------------|-----------------|----|---------------------|--------------------------------|
| 1  | ■  | 配电               | 非标              |    | 嵌入式安装               | 距地1.5米                         |
| 2  | □  | 带蓄电池的疏散应急灯(LED灯) | 36V 3W          |    | 壁装,底边距地2.2m         | 型号A, 应急时间不少于90分钟<br>室外防护等级IP67 |
| 3  | □  | 带蓄电池的疏散标志灯(LED灯) | 36V 3W          | 盏  | 壁装底边距地0.5m, 带距地2.4m | 型号A, 应急时间不少于90分钟               |
| 4  | □  | 带蓄电池的出口标志灯(LED灯) | 36V 1W          | 盏  | 门头上方0.1米安装          | 型号A, 应急时间不少于90分钟               |
| 5  | □  | 楼层标志灯(LED灯)      | 36V 1W          | 盏  | 吊装底口距地高度2.8米。       | 型号A, 应急时间不少于90分钟               |
| 6  | □  | 多信息复合标志灯         | 36V 1W          | 盏  | 门头上方0.1米安装          | 型号A, 应急时间不少于90分钟               |
| 7  | ●  | 单联单控开关           | 250V 10A        | 只  | 距地1.4米, 暗装          | 附接线盒                           |
| 8  | ●  | 二联单控开关           | 250V 10A        | 只  | 距地1.4米, 暗装          | 附接线盒                           |
| 9  | ●  | 三联单控开关           | 250V 10A        | 只  | 距地1.4米, 暗装          | 附接线盒                           |
| 10 | ●  | 单相两孔加三孔暗插座       | 250V 10A        | 只  | 距地0.3米, 暗装(安全型)     | 附接线盒                           |
| 11 | ●  | 壁挂式空调插座(带开关)     | 250V 16A        | 只  | 暗装, 底边距地1.8米(安全型)   | 附接线盒                           |
| 12 | ●  | 空调插座(带开关)        | 250V 16A        | 只  | 暗装, 底边距地0.3米(安全型)   | 附接线盒                           |
| 13 | ●  | 嵌入式节能筒灯 LED      |                 | 盏  |                     |                                |
| 14 | ■  | 600*600LED面板灯    | 48W/5000K       | 盏  |                     | 电井内带蓄电池(90min)                 |
| 15 | ■  | 换气扇              |                 | 只  |                     |                                |
| 16 |    |                  |                 |    |                     |                                |
| 二  |    | 弱电               |                 |    |                     |                                |
| 1  | □  | 多媒体进线箱(三网合一)     |                 | 只  | 嵌入式安装, 底边距地1.5米     | 由专业公司提供                        |
| 2  | □  | 过线箱              |                 | 只  | 嵌入式安装, 底边距地1.5米     |                                |
| 3  | □  | 计算机终端盒           | 超五类双孔面板(附超五类模块) | 只  | 底边距地0.3米, 暗装        | 附接线盒                           |
| 4  | □  | 半球式摄像机           |                 | 只  | 吸顶安装                |                                |
| 5  | □  | 枪式摄像机            |                 | 只  | 距地2.6米              |                                |
| 6  |    |                  |                 |    |                     |                                |
| 7  |    |                  |                 |    |                     |                                |
| 8  |    |                  |                 |    |                     |                                |
| 9  |    |                  |                 |    |                     |                                |

|                                     |        |
|-------------------------------------|--------|
| 修改<br>REVISIONS                     |        |
| Rev.N Reasons For Revision Date     |        |
| <br><br><br><br><br><br><br><br>    |        |
| <input type="checkbox"/>            | 变更用图   |
| <input checked="" type="checkbox"/> | 施工用图   |
| <input type="checkbox"/>            | 招标用图   |
| <input type="checkbox"/>            | 业主确认图纸 |
| <input type="checkbox"/>            | 深化方案用图 |
| <input type="checkbox"/>            | 方案用图   |

本设计之知识产权属本公司所有，任何复印或使用，均需获得书面授权。  
不可量度图纸，所有在图纸上标示的尺寸，须在现场复核和修正。

The property rights of design is belong to our company. Any copy or use should be rewarded by our written authorization.  
Do not measure this drawing. Any of labelled dimension in it should be verified and revised on spot.

建设单位  
Architect



工程名称  
Project

徐州人力资源服务中心  
办公场所维修改造项目

图纸内容  
Drawing Title

电气系统图

|                           |         |               |     |
|---------------------------|---------|---------------|-----|
| 项目编号<br>Job NO.           |         |               |     |
| 项目负责<br>Pro. Chlef        |         |               |     |
| 设计师<br>Designer           |         |               |     |
| 制图<br>Drawing             |         |               |     |
| 审定<br>Approved            |         |               |     |
| 校对<br>Checked             |         |               |     |
| 出图日期<br>Date              | 2025.07 | 比例<br>Scale   |     |
| 图别<br>Stama               | 装饰      | 版次<br>Edition | 第一版 |
| 图纸编号<br>Sheet NO. DS-5/10 |         |               |     |

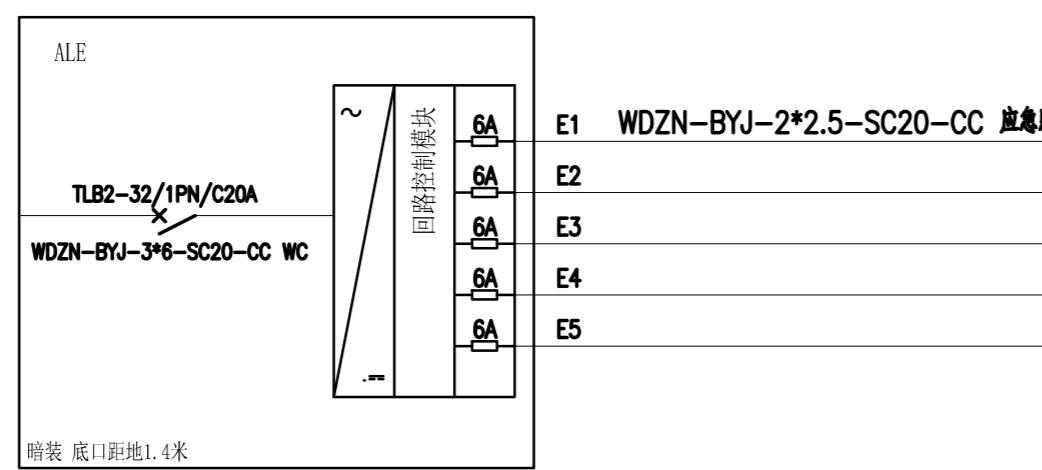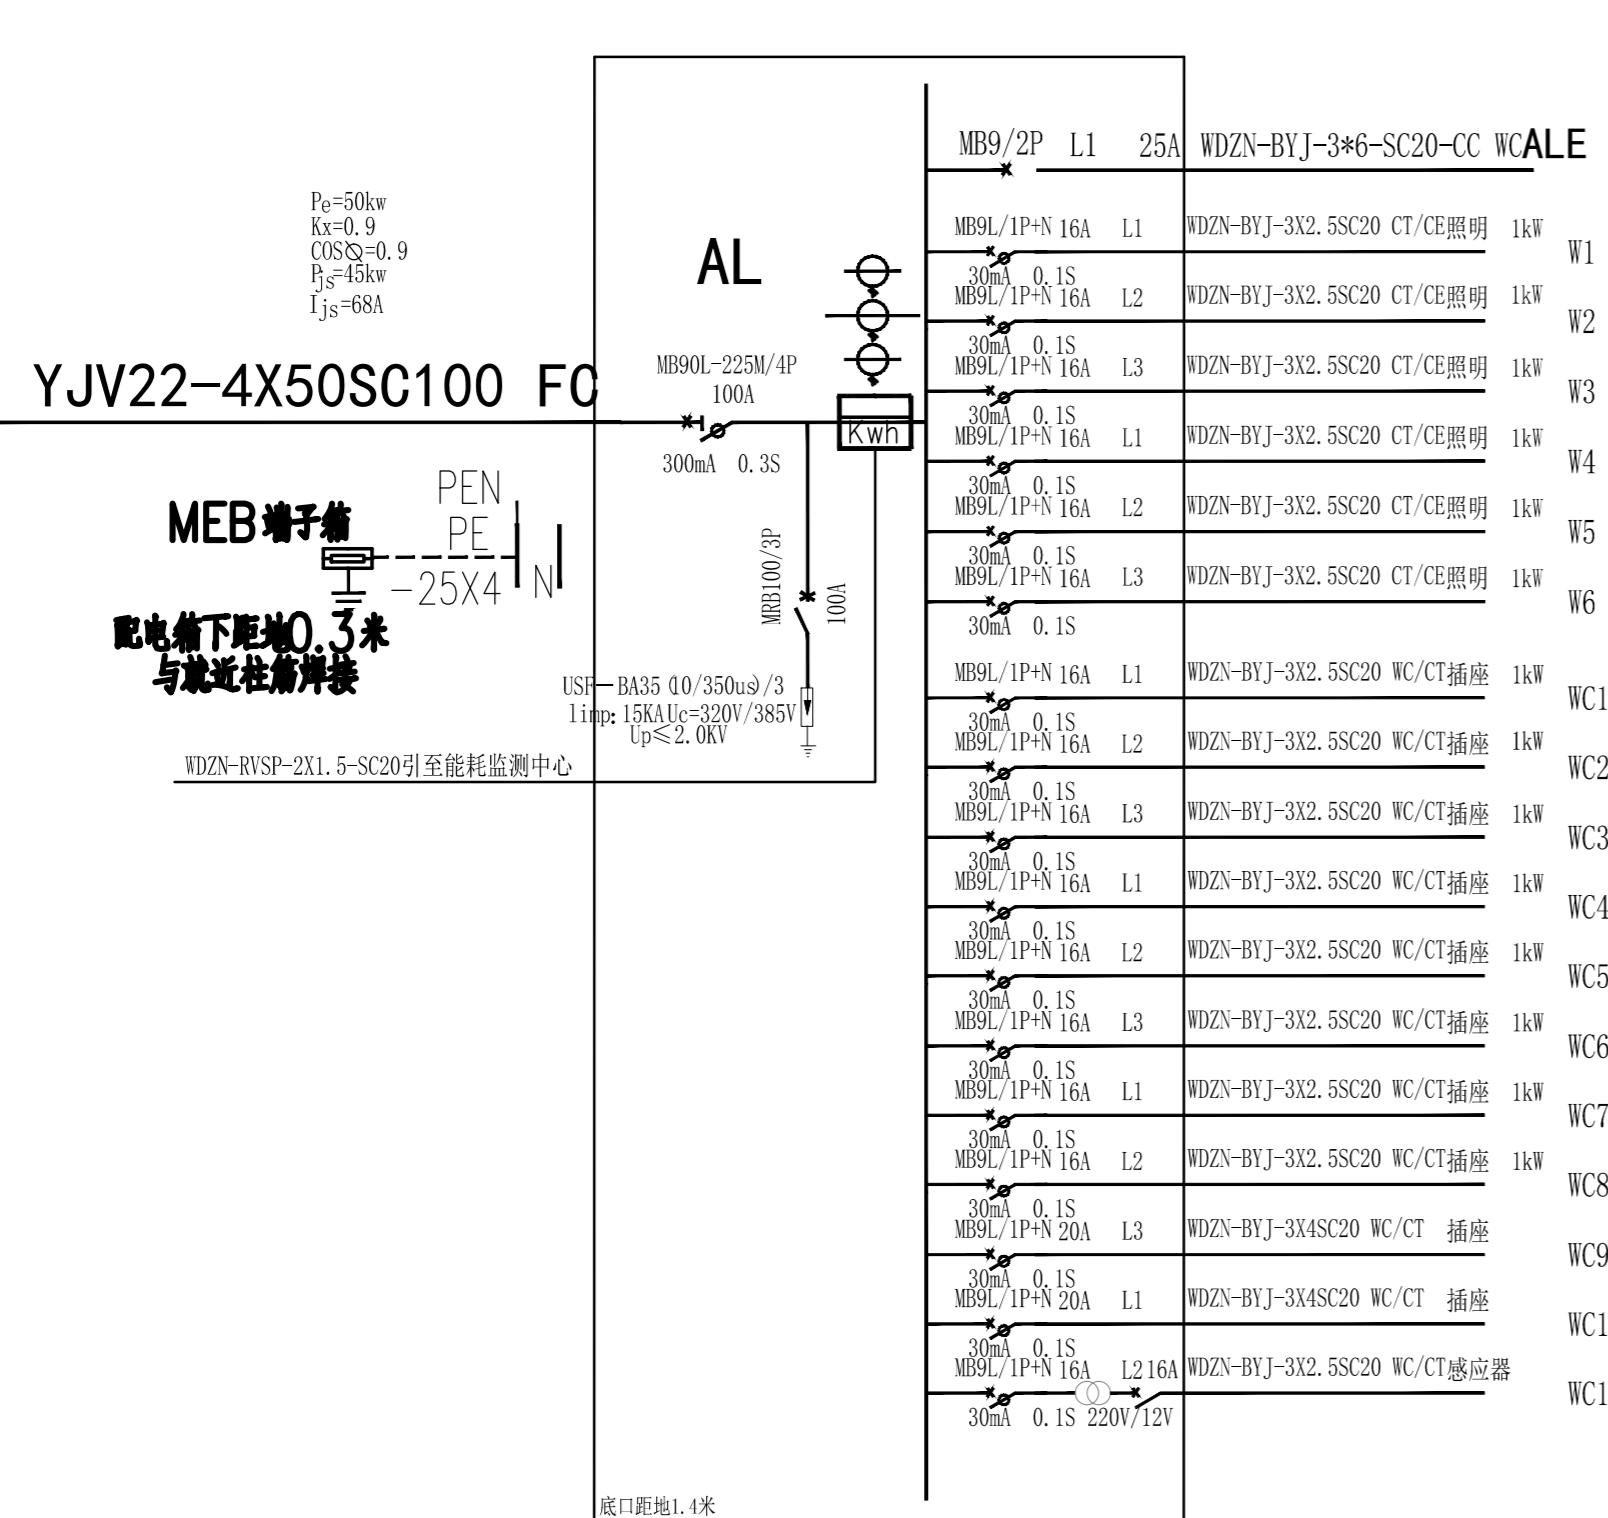

| 序号 | 名称     | 型号规格    | 单位  | 备注 |
|----|--------|---------|-----|----|
| 1  | 暖通     |         |     |    |
| 2  | 风机盘管   | 136     | 2   |    |
| 3  | 风机盘管   | 102     | 6   |    |
| 4  | 进回管道   | 65      | 60  |    |
| 5  |        | 50      | 12  |    |
| 6  |        | 40      | 12  |    |
| 7  |        | 32      | 12  |    |
| 7  | 支管路    | 20      | 64  |    |
| 8  | 冷凝水管   | 32      | 60  |    |
| 9  | 保温     | B1      | 230 |    |
| 10 | 铜阀门    | 65      | 2   |    |
| 11 | 铜阀门    | 20      | 16  |    |
| 12 | 金属软管   | 20      | 16  |    |
| 13 | 过滤器    | 20      | 8   |    |
| 14 | 铜对丝    | 20      | 16  |    |
| 15 | 风道     | 900*150 | 8   |    |
| 16 | 角铁     | 4*4     | 4   |    |
| 17 | 吊丝     | 10      | 50  |    |
| 18 | 出风口软连接 | 帆布      | 8   |    |
| 19 | 控制面板   | 8       | 8   |    |
| 20 | 控制线    | 5*2.5   | 70  |    |